


ITEM	DESCRIÇÃO EQUIPAMENTO/MATERIAL -- EXAUSTÃO	UNID	QT
GERAL			
1.1	EXAUSTOR AXIAL - 3F/220V/60HZ, SENTIDO MOTOR->HÉLICE, CONSUMO: 1CV / 8 POLOS, VAZÃO: 13.241 M³/H, PRESSÃO: 10MMCA, MODELO REF.: TITAN VAL 710 - SICFLUX OU SIMILAR. COM INVERSOR DE FREQUÊNCIA	CJ	6
1.2	GABINETE DE EXAUSTÃO TIPO LIMIT LOAD DE SIMPLES ASPIRAÇÃO COM PÓLEAS E CORREIAS, 3F/220V/60HZ, CONSUMO: 3CV / 4 POLOS. MODELO REF.: TITAN LS - SICFLUX.	CJ	1
1.3	POWERJET - VAZÃO DE DESCARGA: 1550 M³/H COM ROTAÇÃO DE 50%, TENSÃO: 230V, CONSUMO: 313W / 1,33A FASE 230V. MODELO REF.: SICFLUX.	CJ	16
1.4	DUTO DE CHAPA GALVANIZADA, CONFORME DIMENSÕES E CAMINHAMENTO DO PROJETO.		
	#22	KG	555
1.5	CAIXA PLENUM 3,30 X 1,00 X 0,80M	CJ	1
1.6	GRELHA DE RETORNO DE AR COM REGISTRO, DIMENSÃO: 3000X650MM, VAZÃO: 30.800 M³/H, MODELO REF.: TROX OU SIMILAR.	CJ	1
1.7	SENSOR DE CO2 EC - SICFLUX	CJ	8
1.8	QUADRO ELÉTRICO COMPLETO COM BARRAMENTO, DISJUNTORES E INVERSOR DE FREQUÊNCIA.	VB	1
1.9	PONTOS DE FORÇAS	VB	13

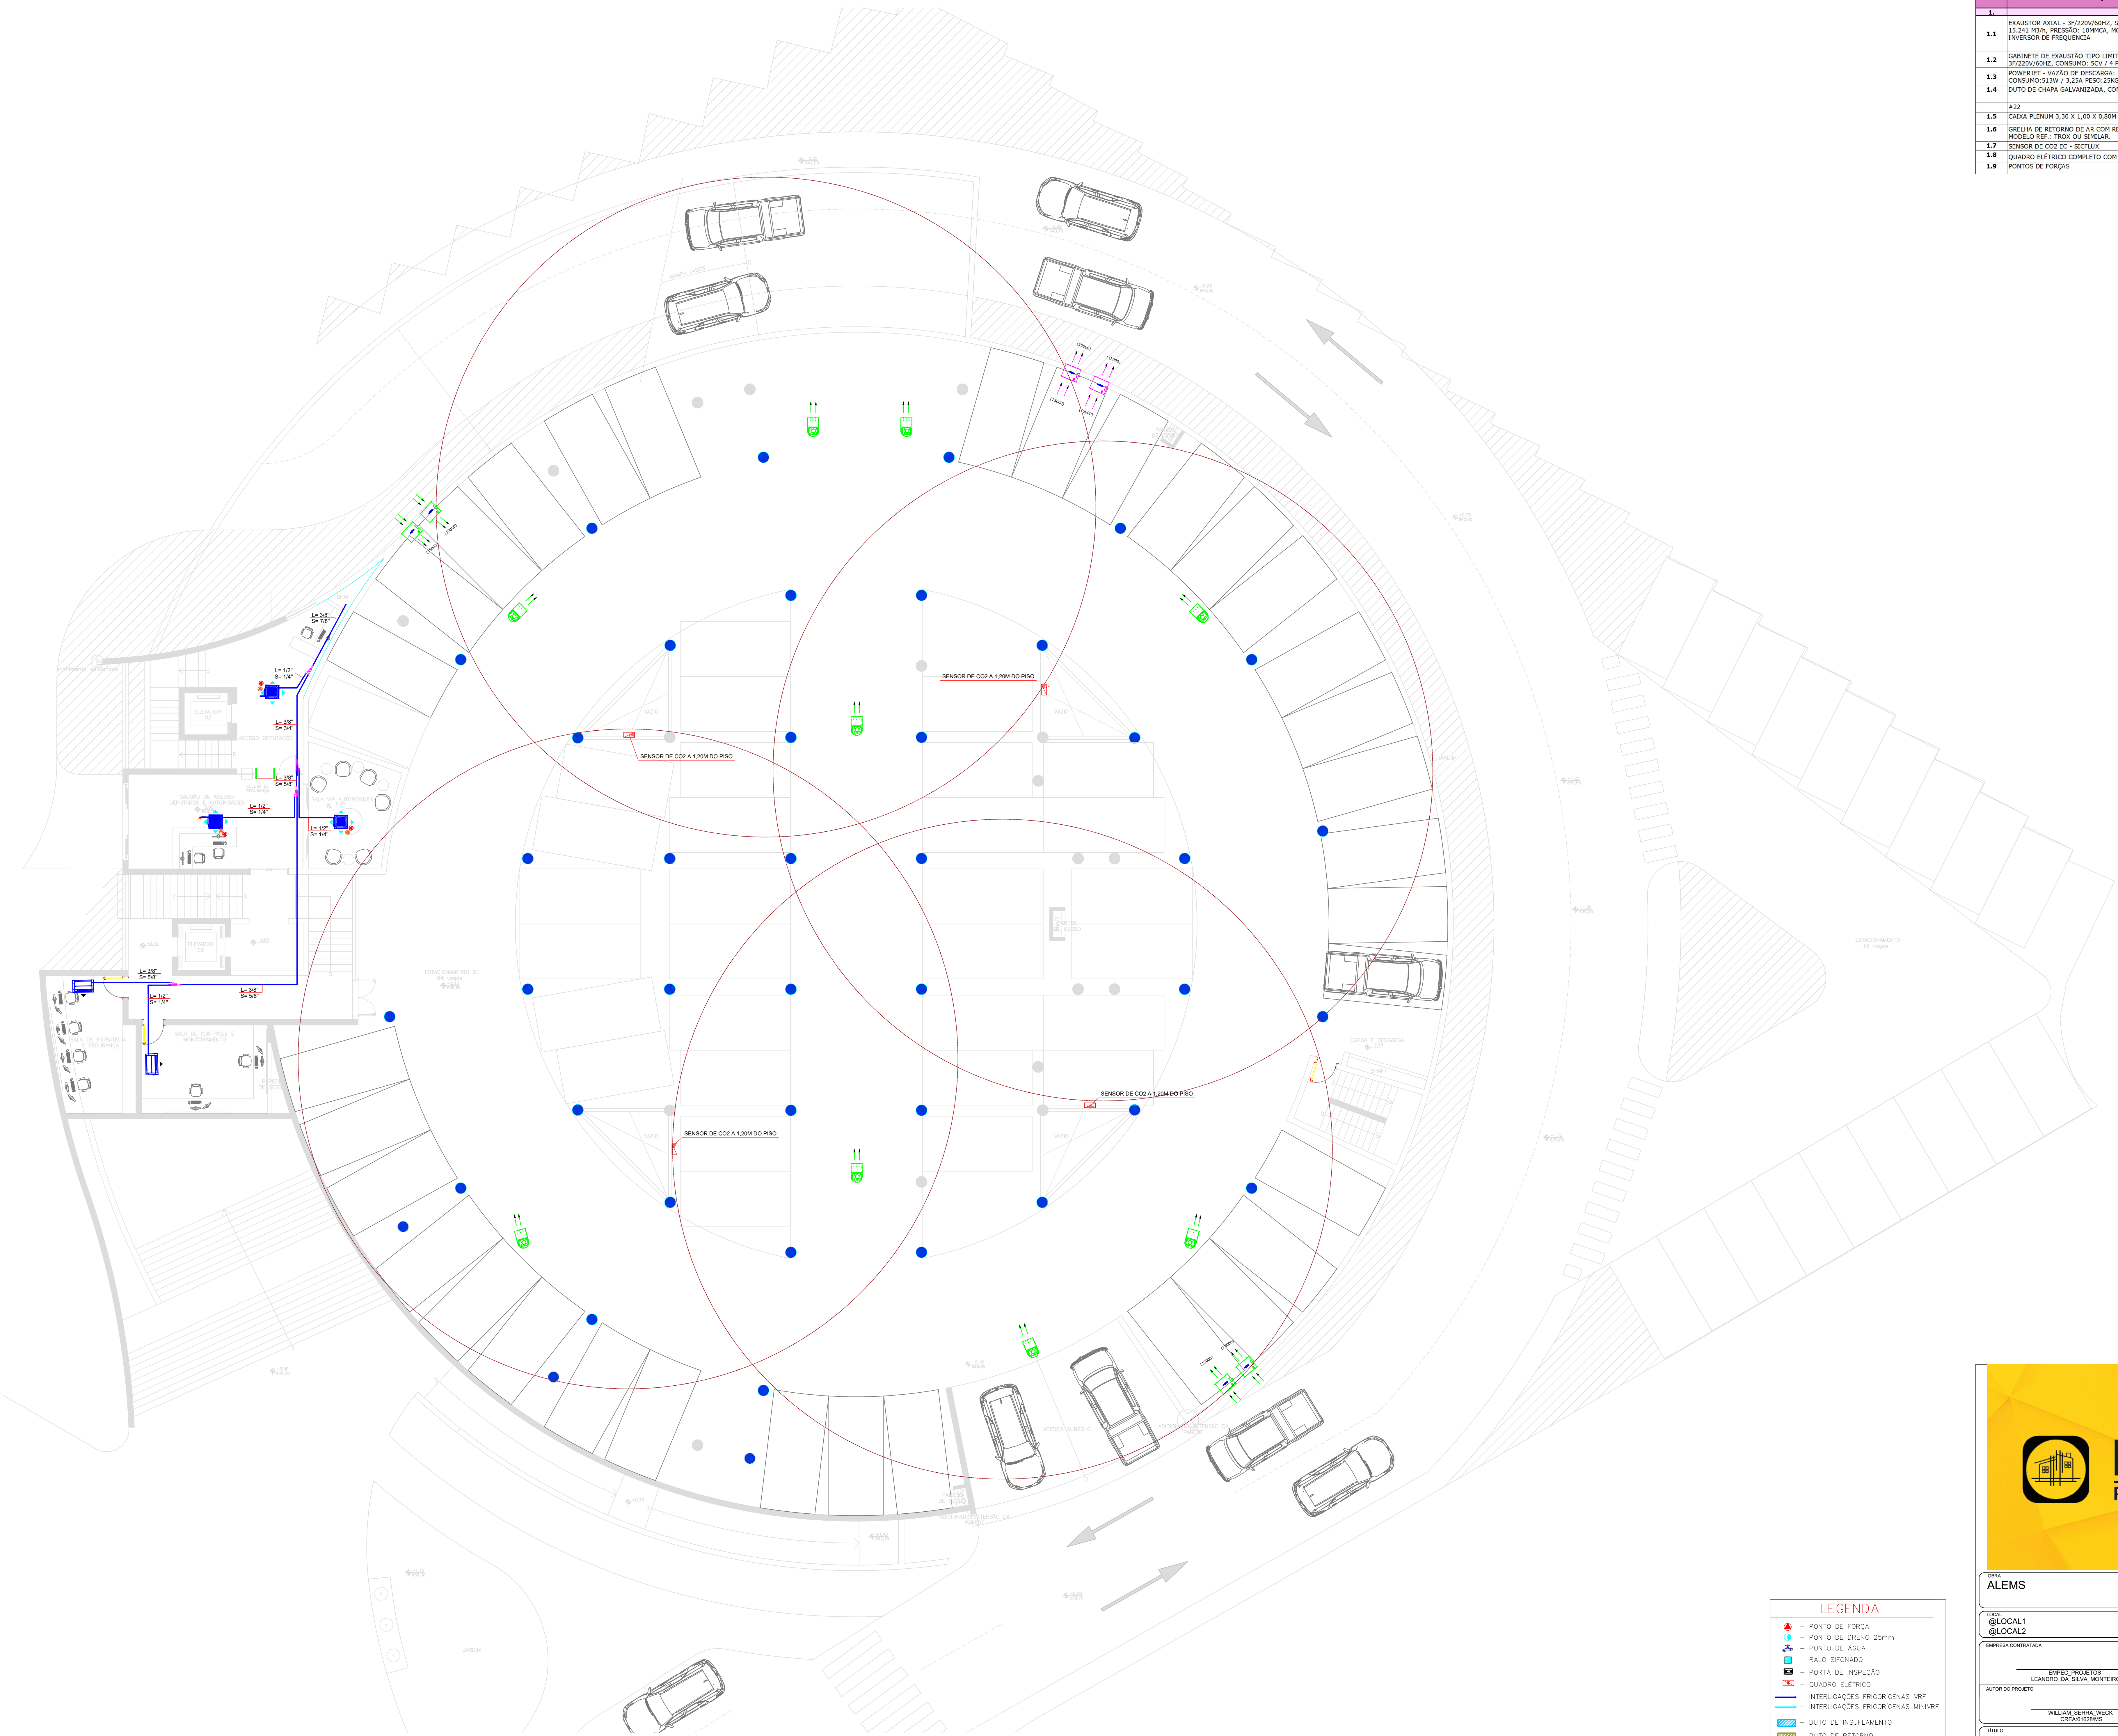

LEGENDA			
	- PONTO DE FORÇA		- PONTO DE DRENO 25mm
	- PONTO DE ÁGUA		- RALO SIFONADO
	- PORTA DE INSPEÇÃO		- QUADRO ELÉTRICO
	- INTERLIGAÇÕES FRIGORÍGENAS VRV		- INTERLIGAÇÕES FRIGORÍGENAS MINVR
	- DUTO DE INSUFLEMENTO		- DUTO DE RETORNO
	- DUTO DE EXAUSTÃO		- PONTO DE COMANDO

**EMPEC**
Projetos e Construções

OBRA
ALEMS

CLIMATIZAÇÃO

LOCAL
@LOCAL1
@LOCAL2

QUADRO DE ÁREAS
@QUADRO DE ÁREAS 1
@QUADRO DE ÁREAS 2
@QUADRO DE ÁREAS 3

EMPRESA CONTRATADA
"EMPEC" PROJETOS
LEANDRO DA SILVA MONTEIRO

PROPRIETÁRIO
ASSEMBLEIA LEGISLATIVA DE MATO GROSSO DO SUL
03.979.390/0001-61

AUTOR DO PROJETO
WILLIAM SERRA WECK
CREIA 6162846

FOLHA
4/5

TÍTULO
PLANTA BAIXA
ESTACIONAMENTO_1

ESCALA
1:100

DATA
@DATA_INICIAL

REVISÃO
@DATA_REVISÃO

DESENHO
WILLIAM_WECK