




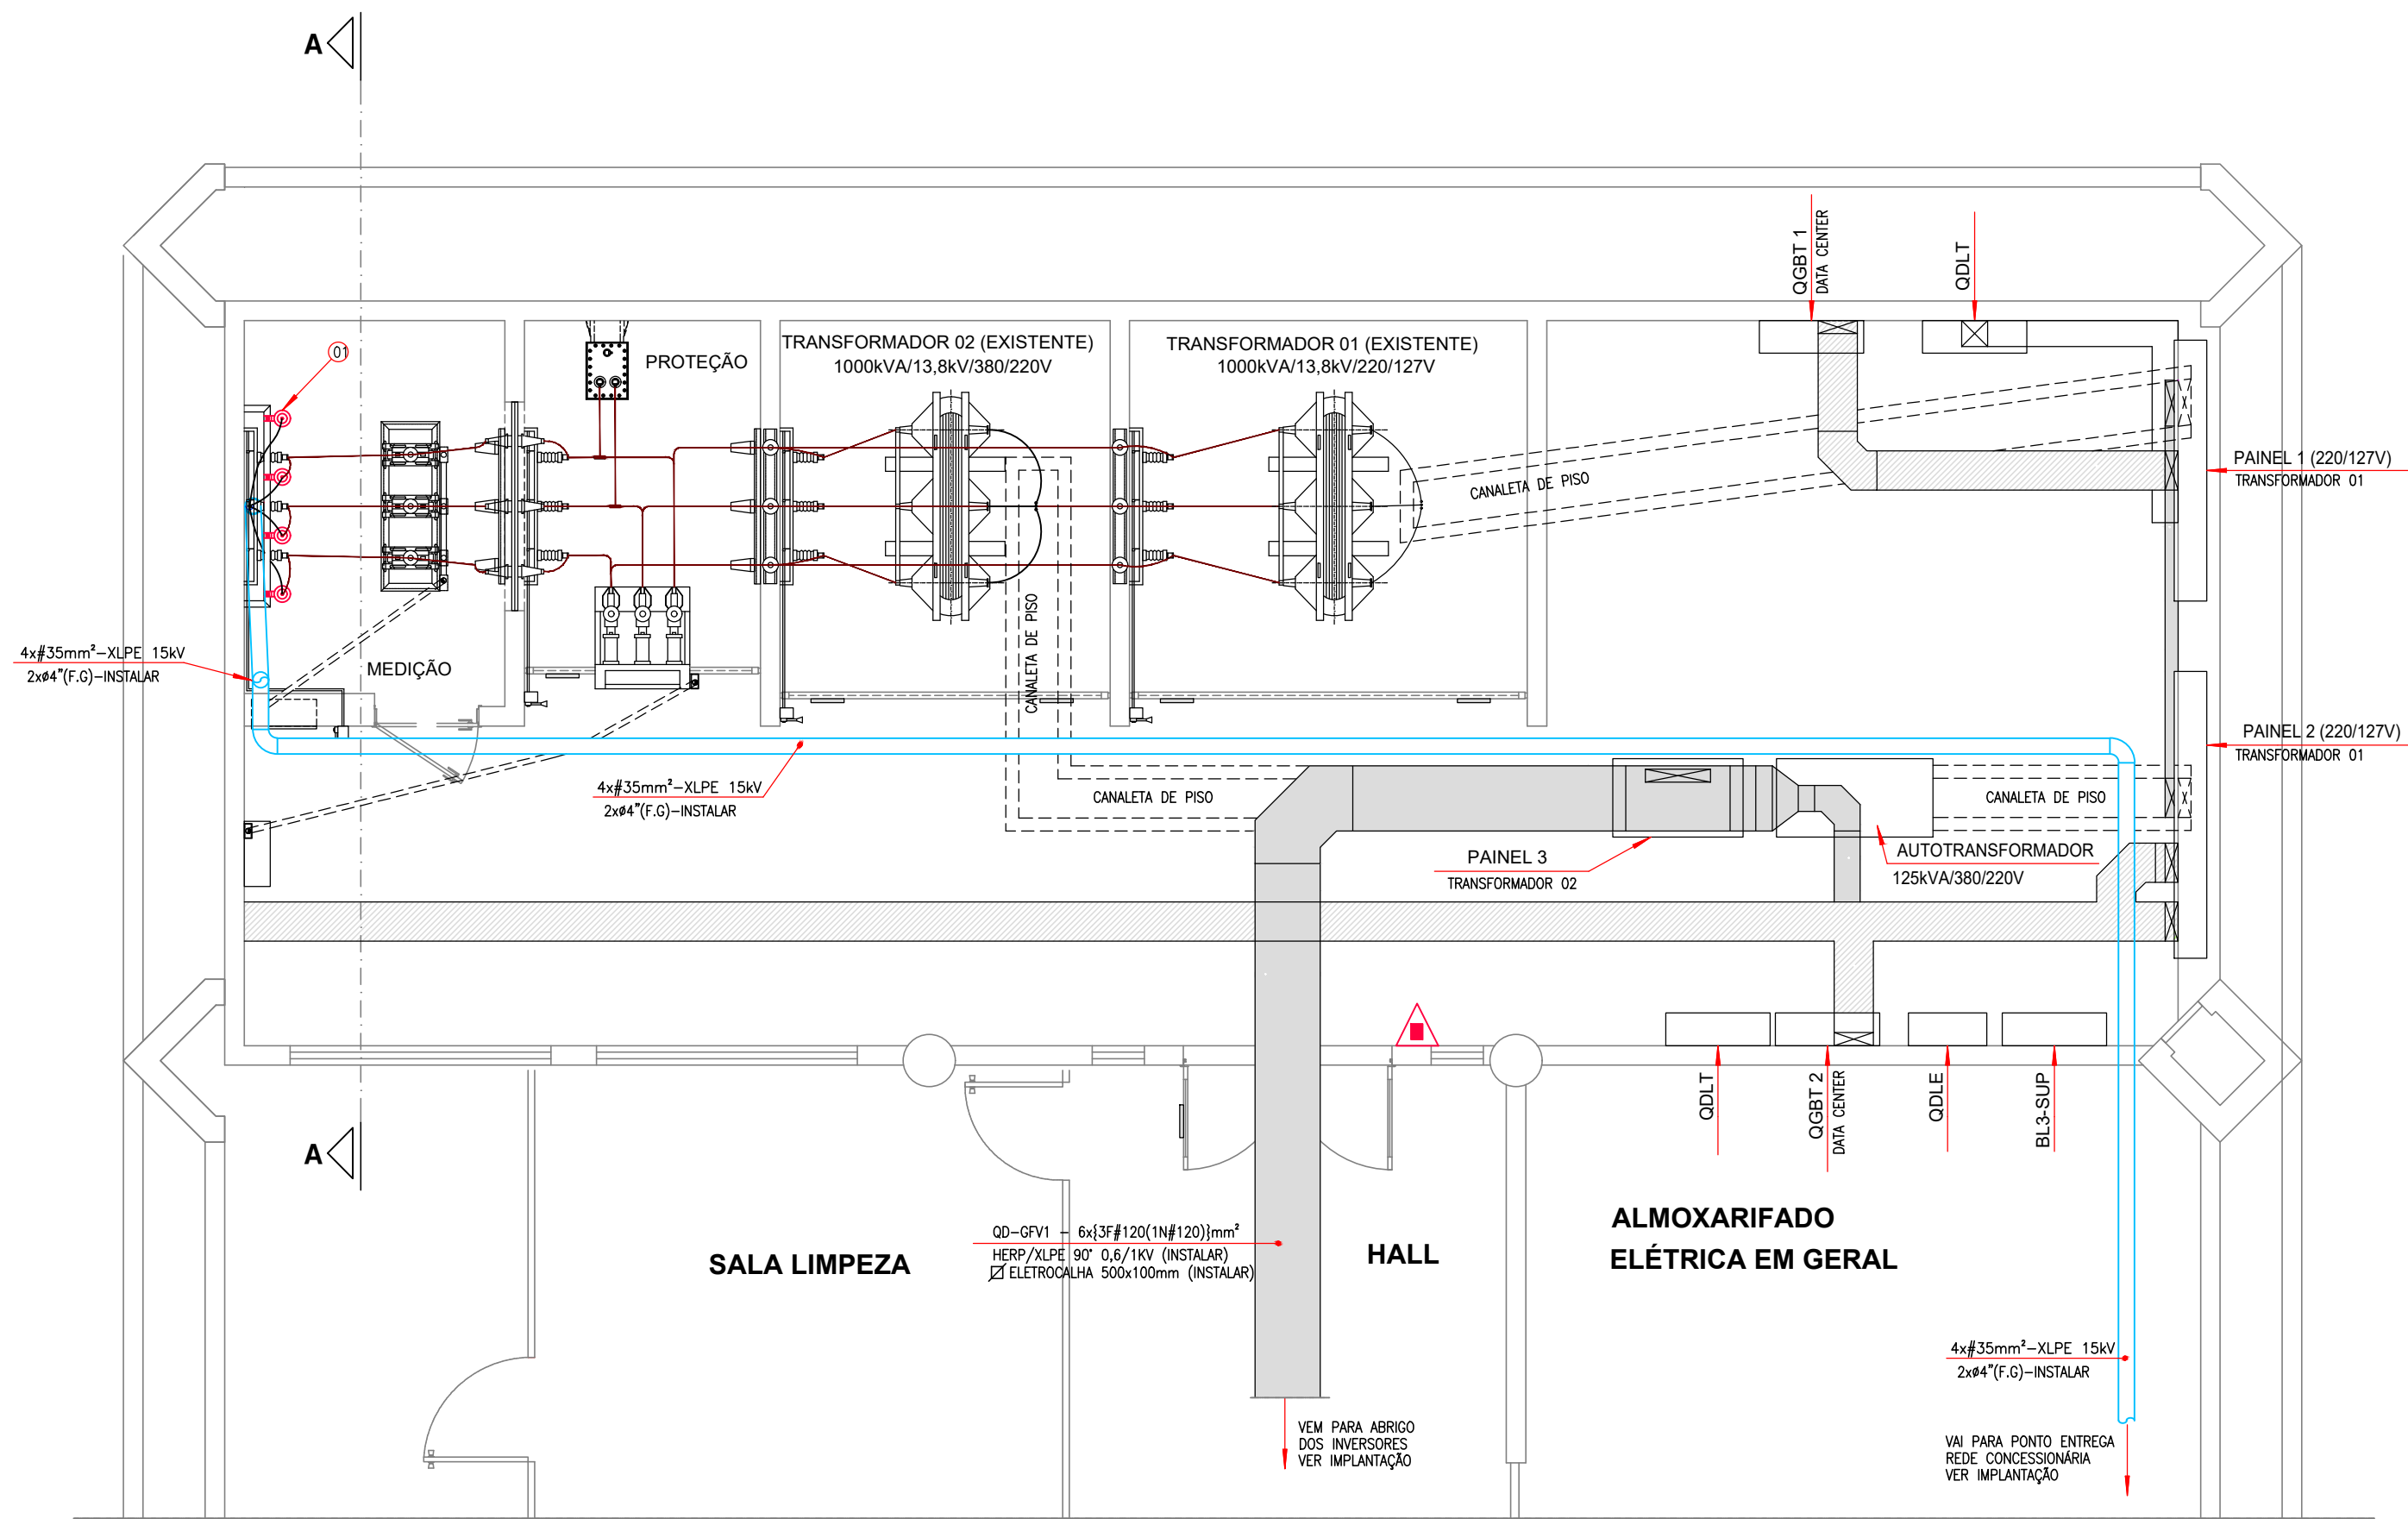

PLANTA BAIXA - SUBESTAÇÃO MEDIÇÃO/PROTEÇÃO E TRANSFORMAÇÃO
ESCALA 1:50

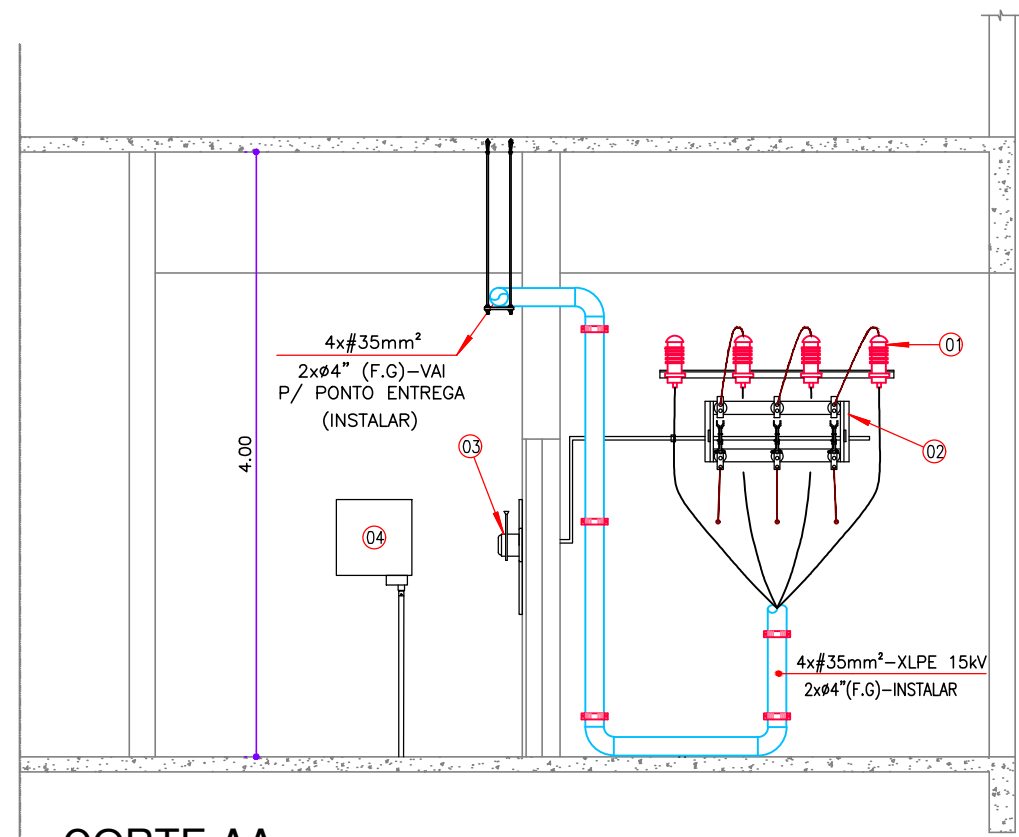

CORTE AA
ESCALA 1:50

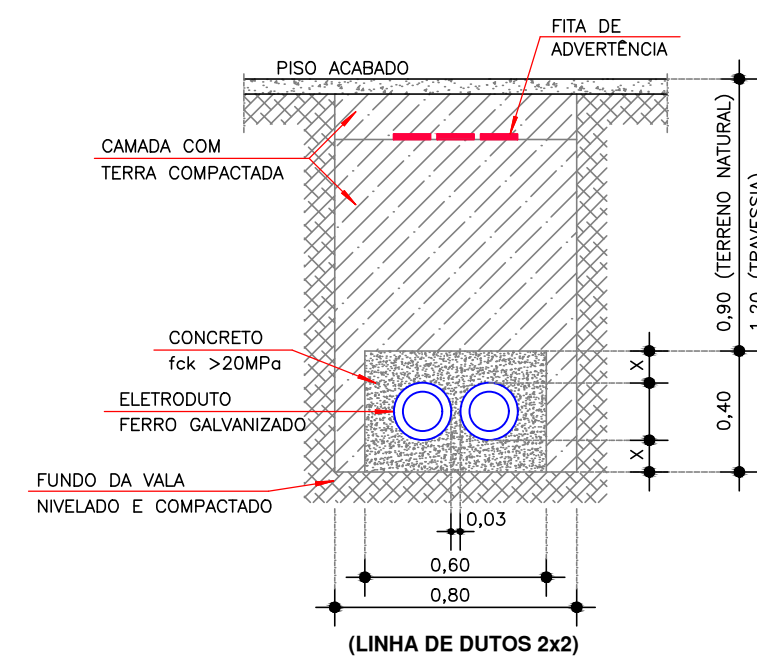

DETALHE BANCO DE DUTOS ENTERRADOS
SEM ESCALA

ESPECIFICAÇÕES:

- 01 — Terminal polimérico interno — classe 15KV, instalar.
- 02 — Chave seccionadora tripolar aço simultânea—400A/15KV.
- 03 — Alavanca de manobra para chave seccionadora tripolar.
- 04 — Caixa para abrigo de Relé com dispositivo para lacre.

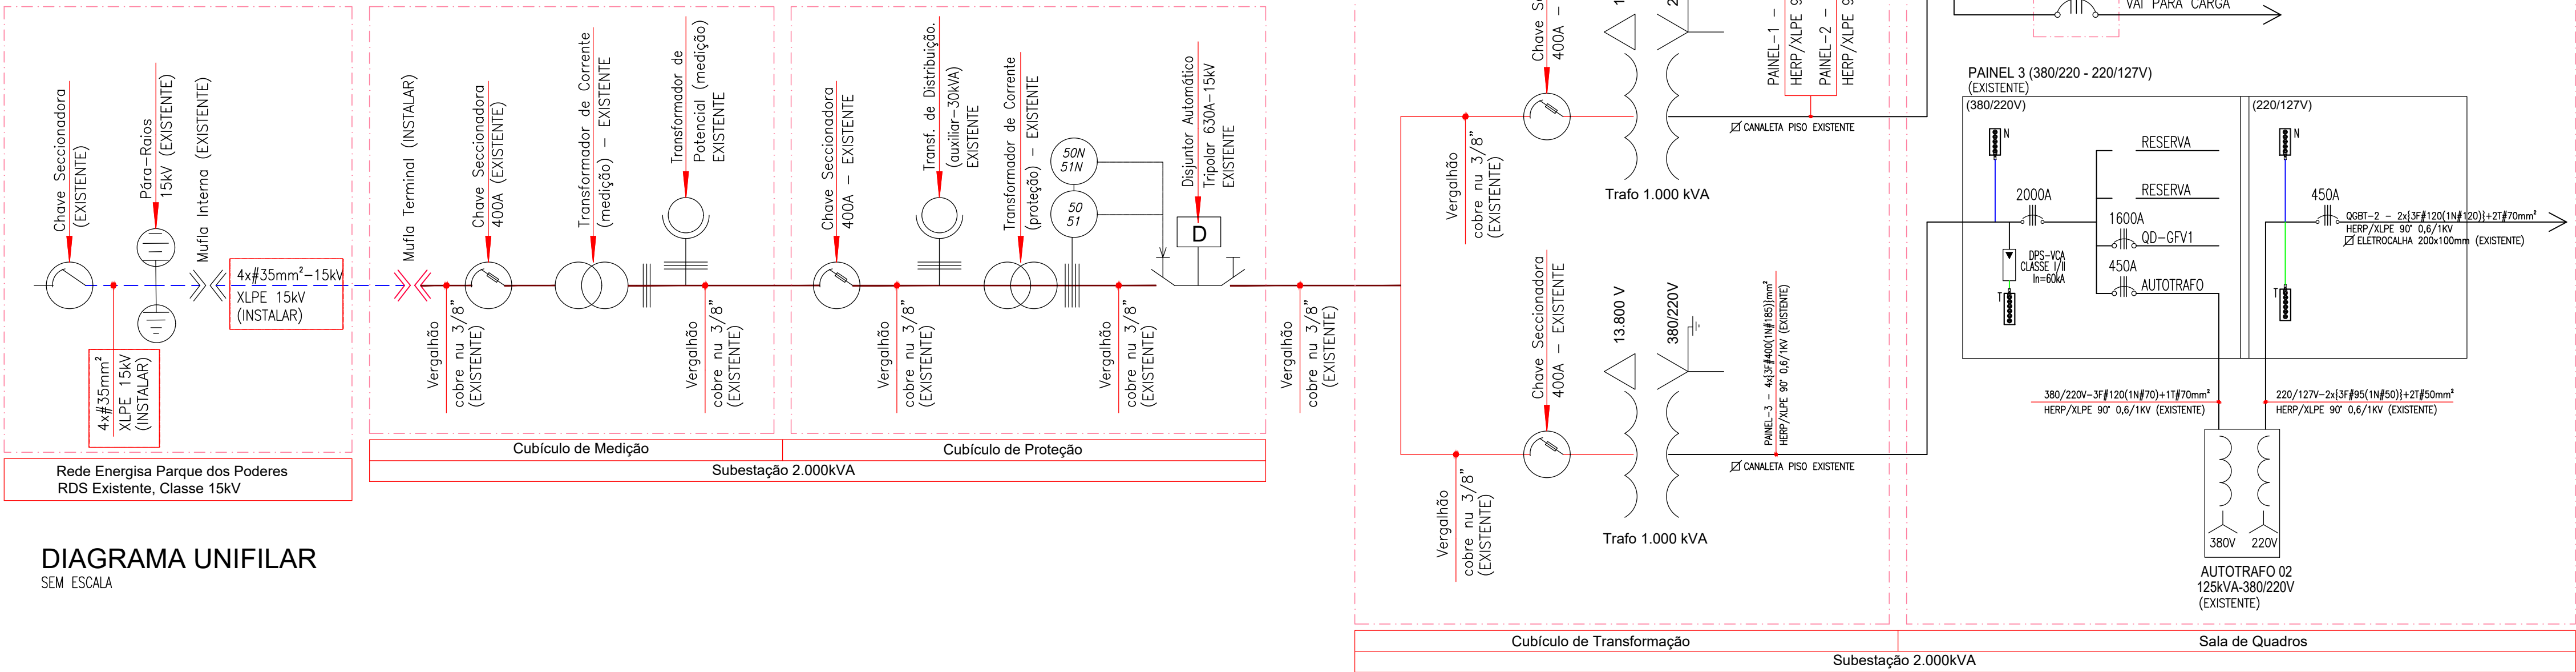


DIAGRAMA UNIFILAR
SEM ESCALA

ESPAÇO PARA APROVAÇÃO	
SENAI EMPRESA SERVIÇO NACIONAL DE APRENDIZAGEM INDUSTRIAL Rua Pimenta Bueno 370, Bairro Amambai - Campo Grande - MS Fone: 67 3311-8500	
OBRA:	
REDE SUBTERRÂNEA DE MÉDIA TENSÃO	
DADOS DA OBRA:	DATA: Outubro/2025
ASSEMBLÉIA LEGISLATIVA DE MS – ALEMS Av. Des. Jose Nunes da Cunha, s/n Parque dos Poderes – Campo Grande–MS	ESCALA: Indicadas
ASSUNTO:	REVISÃO: 00
Planta Baixa – Subestação/Aterramento Diagrama Unifilar Geral e Detalhe Banco de Dutos Corte AA e Especificações.	PROJETISTA: Rosangela
	FOLHA: 02/06
AUTOR DO PROJETO:	PROPRIETÁRIO:
Eng°. Elet. Gustavo Viotto Cagnon CREA 18.134/D–MS CPF: 360.656.728–66	Assembleia Legislativa do Estado de MS CNPJ 03.979.390/0001–81