


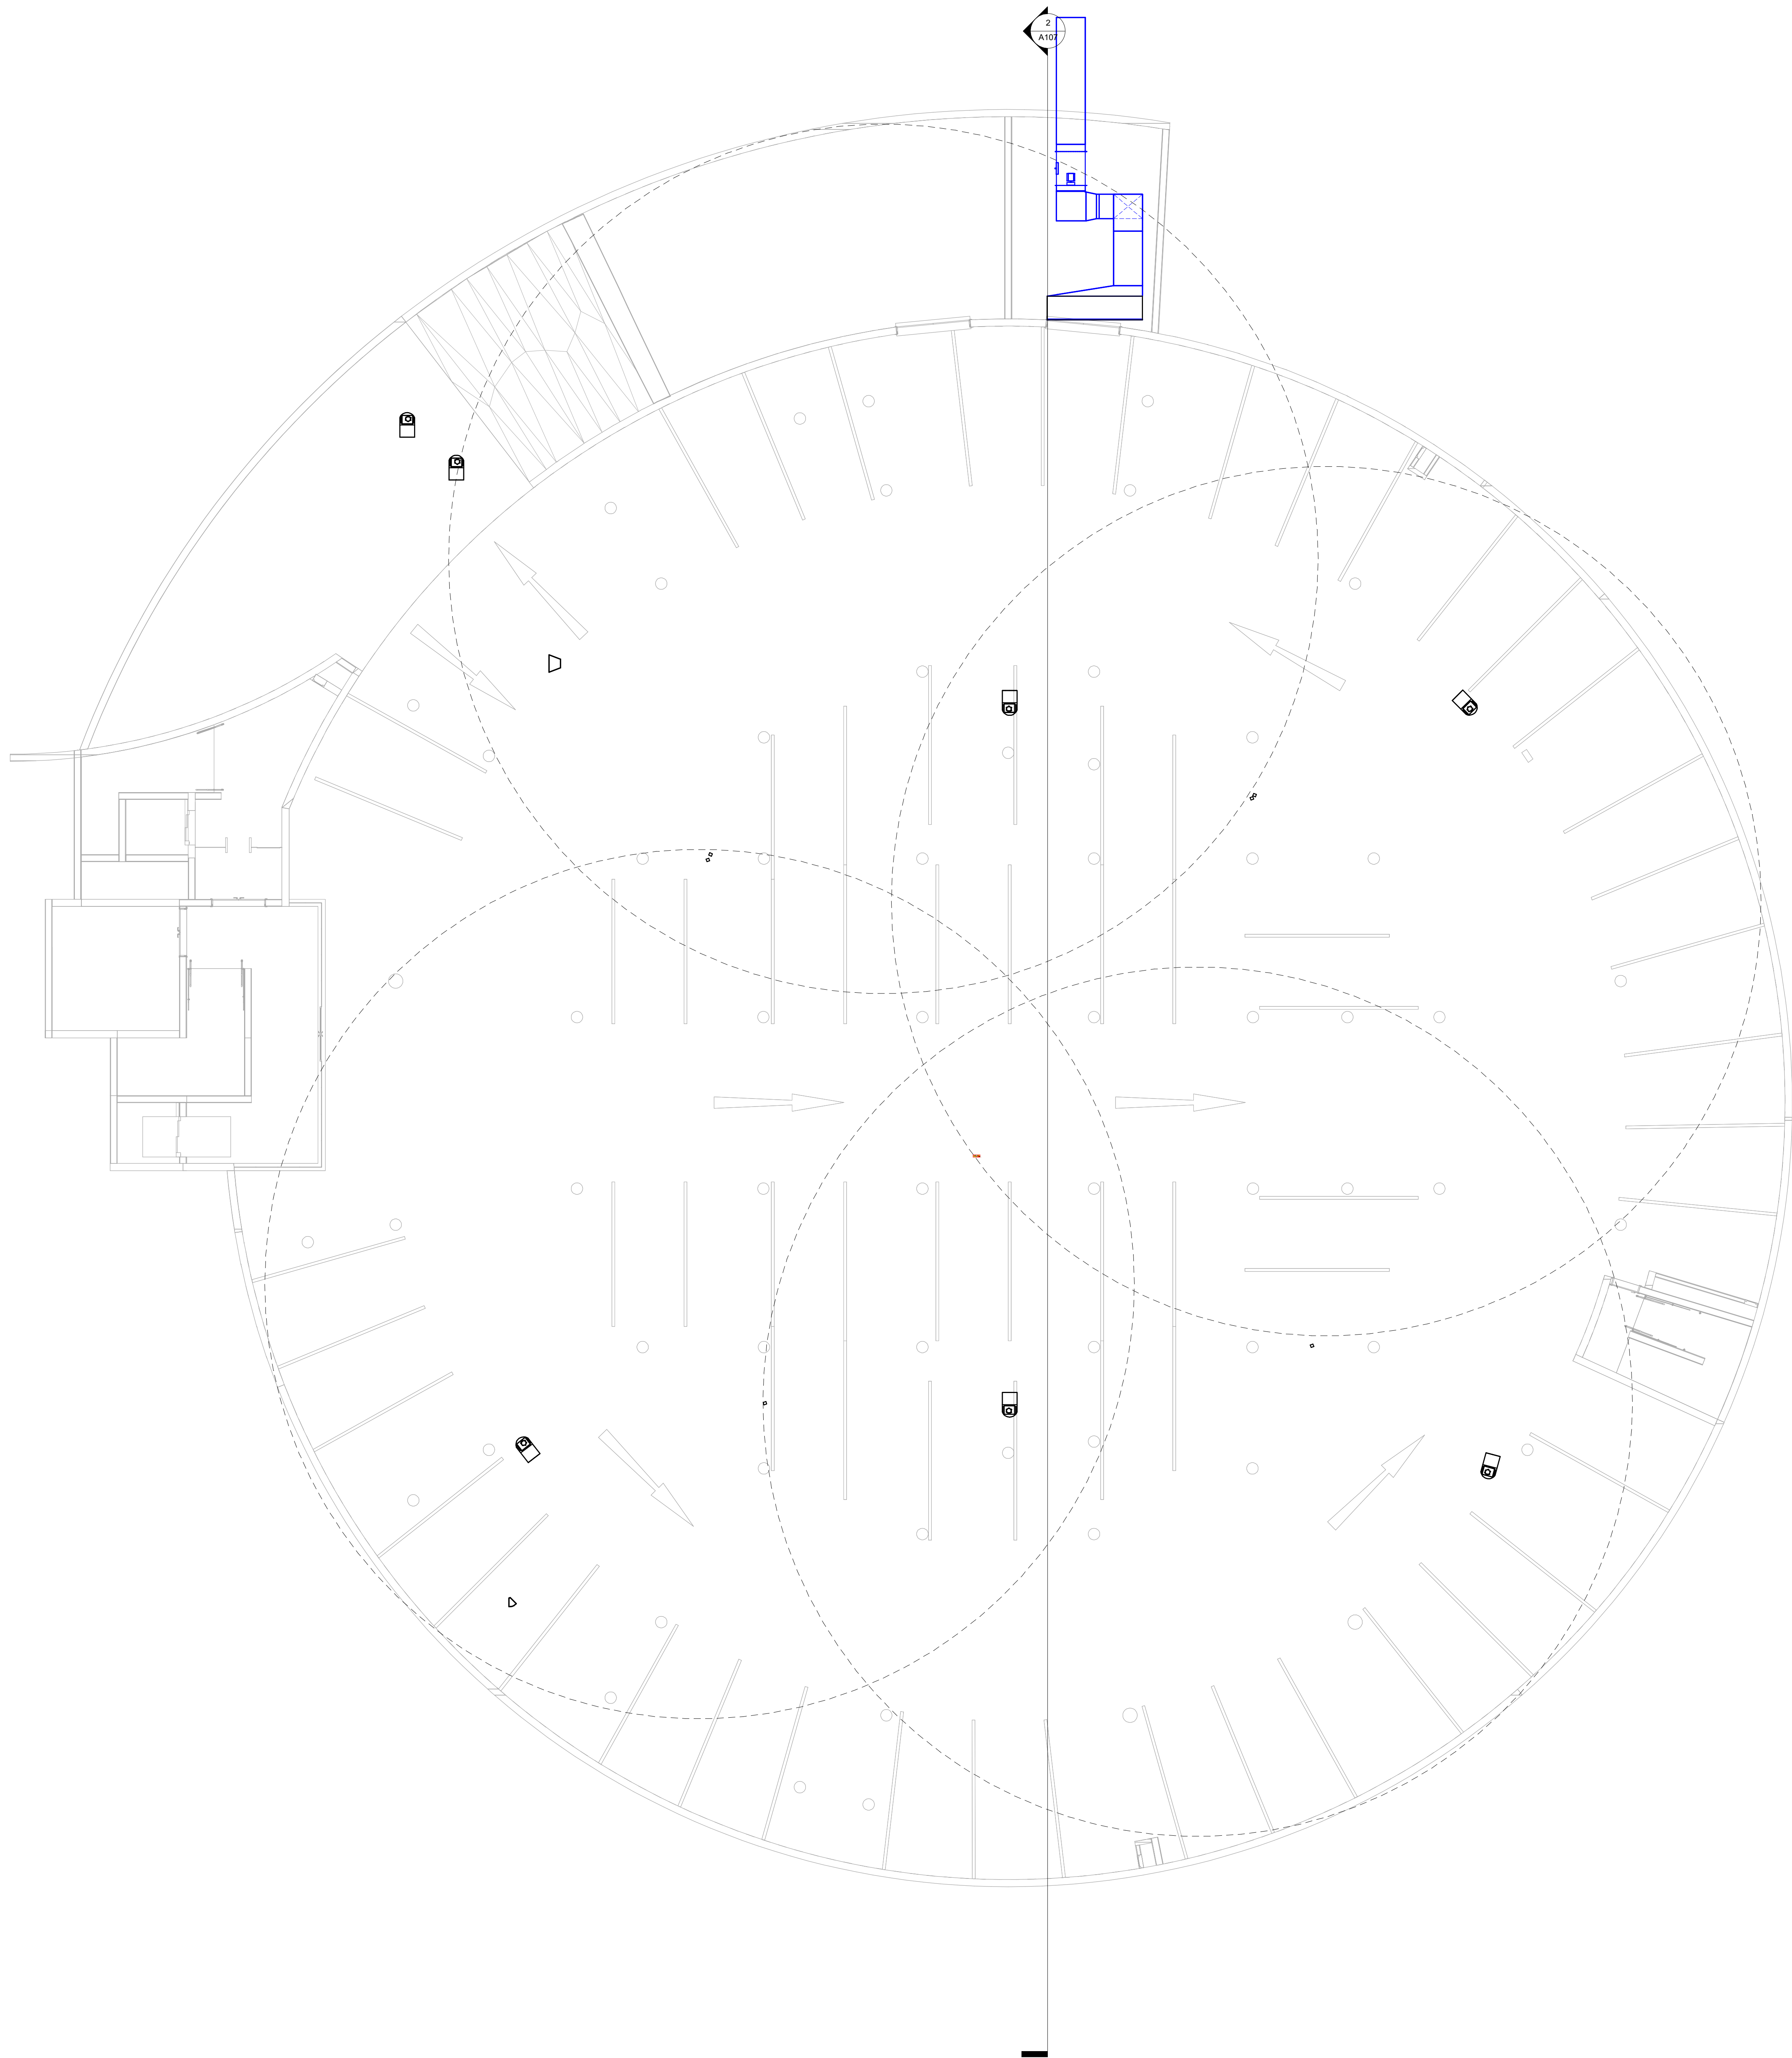

1 1 Estacionamento S1
1 : 100



OBJETO ALEMS		CLIMATIZAÇÃO
LOCAL @LOCAL1 @LOCAL2		QUADRO DE ÁREAS @QUADRO_DE_AREAS_1 @QUADRO_DE_AREAS_2 @QUADRO_DE_AREAS_3
EMPRESA CONTRATADA EMPEC PROJETOS LEANDRO DA SILVA MONTEIRO	PROPRIETÁRIO ASSEMBLEIA LEGISLATIVA DE MATO GROSSO DO SUL 03.979.390/0001-81	
AUTOR DO PROJETO WILLIAM CERRA WECK CREA 4103346	TÍTULO PLANTA BAIXA HVAC - Subsolo S2	
ESCALA 1:100	DATA @DATA_INICIAL	REVISÃO @DATA_REVISÃO
DESIGNO WILLIAM WECK Thayná J. S. Gerhardt		PÁGINA 1/7